




PARTICOLARE COSTRUTTIVO PALI E APPARECCHI DI ILLUMINAZIONE SCALA 1:200

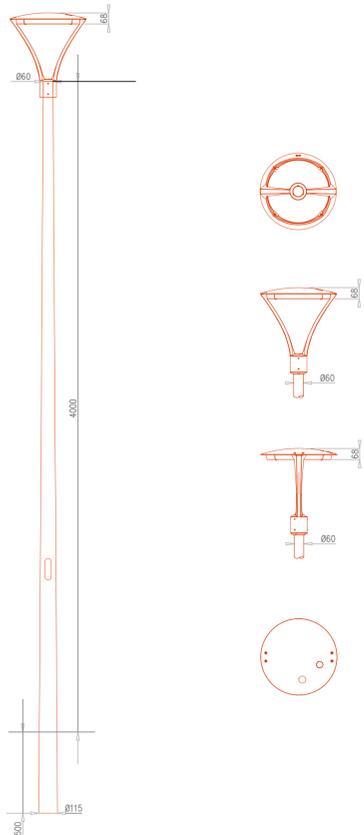


PARTICOLARE ATTACCO A QUADRO CANALE METALLICO

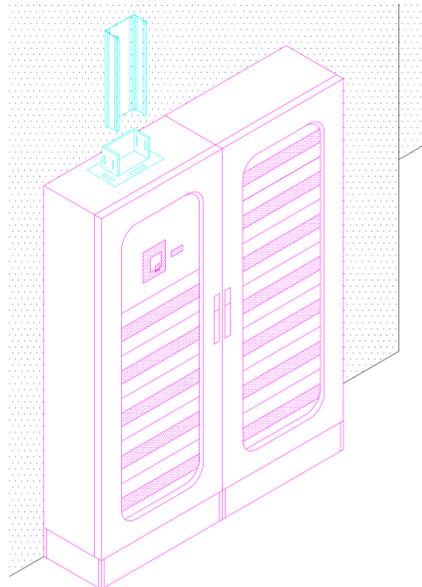


LINEA DI ALIMENTAZIONE - DISTRIBUZIONE PRINCIPALE

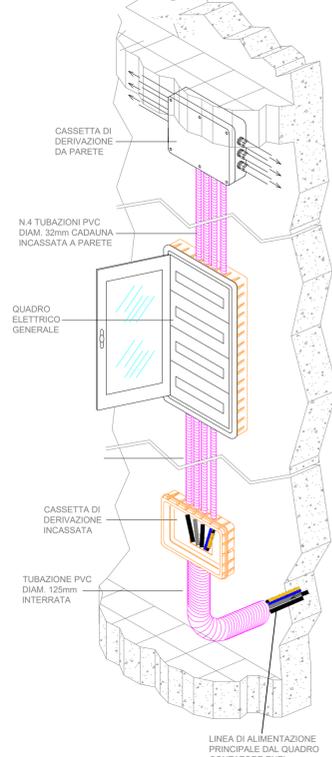

PARTICOLARE CARCASSA QUADRI ESTERNI IN RESINA

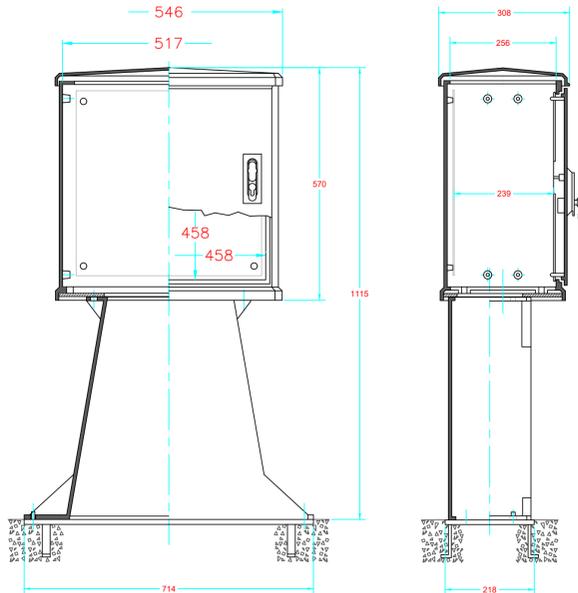

PARTICOLARE QUOTE INSTALLATIVE CONSIGLIATE DELLE APPARECCHIATURE

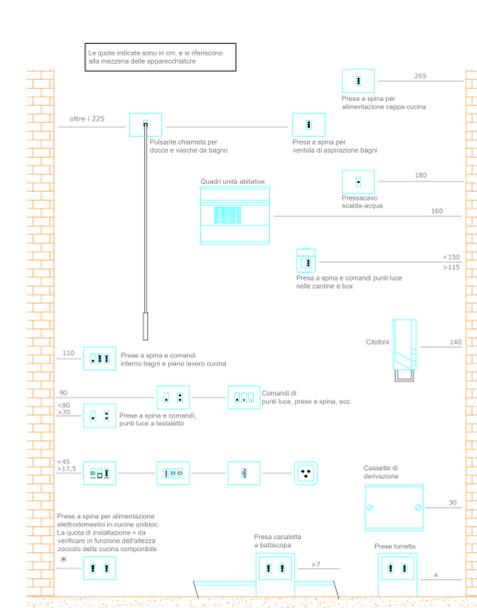

COMUNE DI POZZALLO
LIBERO CONSORZIO DI RAGUSA

Equipe Tecnica Servizi di Ingegneria
STUDIO Alfredo Genovese

POZZALLO - V.le Europa ang. Via Sciascia - cel. 320 0476873 - cel. 339 8459771

Progetto di un piano di lottizzazione in un'area sita in C.da S.M del Focallo in area CT sottozona CT1 del P.R.G. in Catasto al foglio 9 P.IIe 93-95-222-674-675-676-482-88-89-90-196-199-479-926-380-86

PROGETTO DELL'IMPIANTO ELETTRICO


Il Progettista Generale
(Arch. Franco Donzello)

ELABORATO
Particolari
costruttivi


Il Progettista degli Impianti Elettrici
(Dott. Ing. Alfredo Genovese)

Il committente
Bella Sicilia


PARTICOLARE COEFFICIENTE DI STIPAMENTO DEI CAVI ALL'INTERNO DI TUBAZIONI E CANALIZZAZIONI

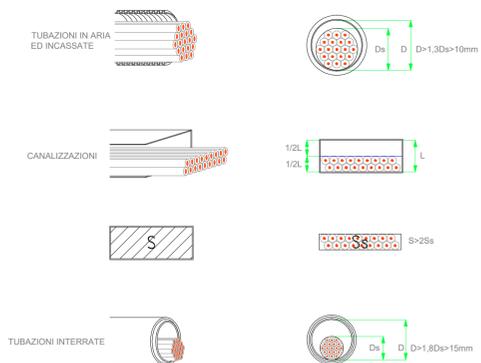

PARTICOLARE COSTRUTTIVO SCAVI

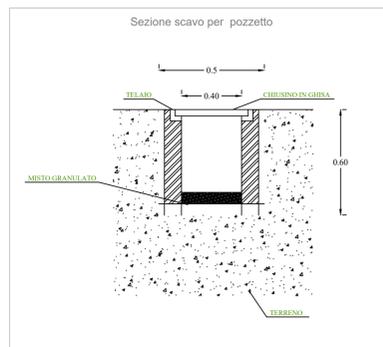

PARTICOLARE CASSETTE DI DERIVAZIONE PRINCIPALI POSATE AD INCASSO

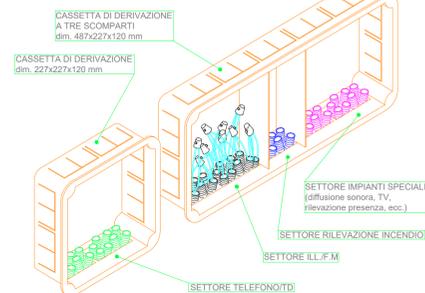

PARTICOLARE COSTRUTTIVO IMPIANTO DI TERRA

